


AREA DI INTERVENTO

PIANTA PIANO INTERRATO - Abaco sanitari
scala 1:50

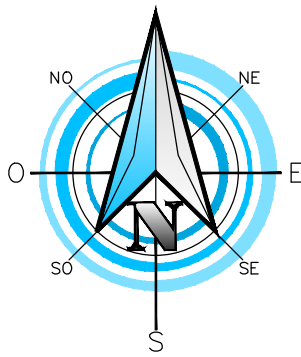

LEGENDA


- W1 Vaso igienico in porcellana staffato a parete con cassetta incassata a parete. Sciacquone con due pulsanti.
- W2 Vaso igienico in porcellana per disabili staffato a parete con cassetta incassata a parete. Sciacquone con due pulsanti.
- L1 Lavabo a canale in porcellana con tre rubinetti con miscelatore a doppia manopola di cui uno idoneo per attacco gomma. Altezza di installazione 80 cm.
- L2 Lavabo reclinabile per disabile in porcellana con rubinetti con miscelatore a una manopola. Altezza di installazione 100 cm.


NOTE PER L'INSTALLATORE

I lavandini, lavelli e erogatori delle docce saranno forniti con aeratore rompigetto. Le vaschette di risciacquo dei wc dovranno essere provviste di doppio livello di scarico.

Eventuali tubazioni di necessarie per le operazioni di ripristino dovranno rispettare le dimensioni sotto riportate.

LEGENDA DIAMETRI ALLACCI ALLE UTENZE			
UTENZA	SCARICO	CARICO (MULTISTRATO)	
		AFP	ACS
LAVANDINO	DN50	Ø16mm	Ø16mm
WC	DN110	Ø16mm	-
DOCCIA	DN50	Ø20mm	Ø20mm

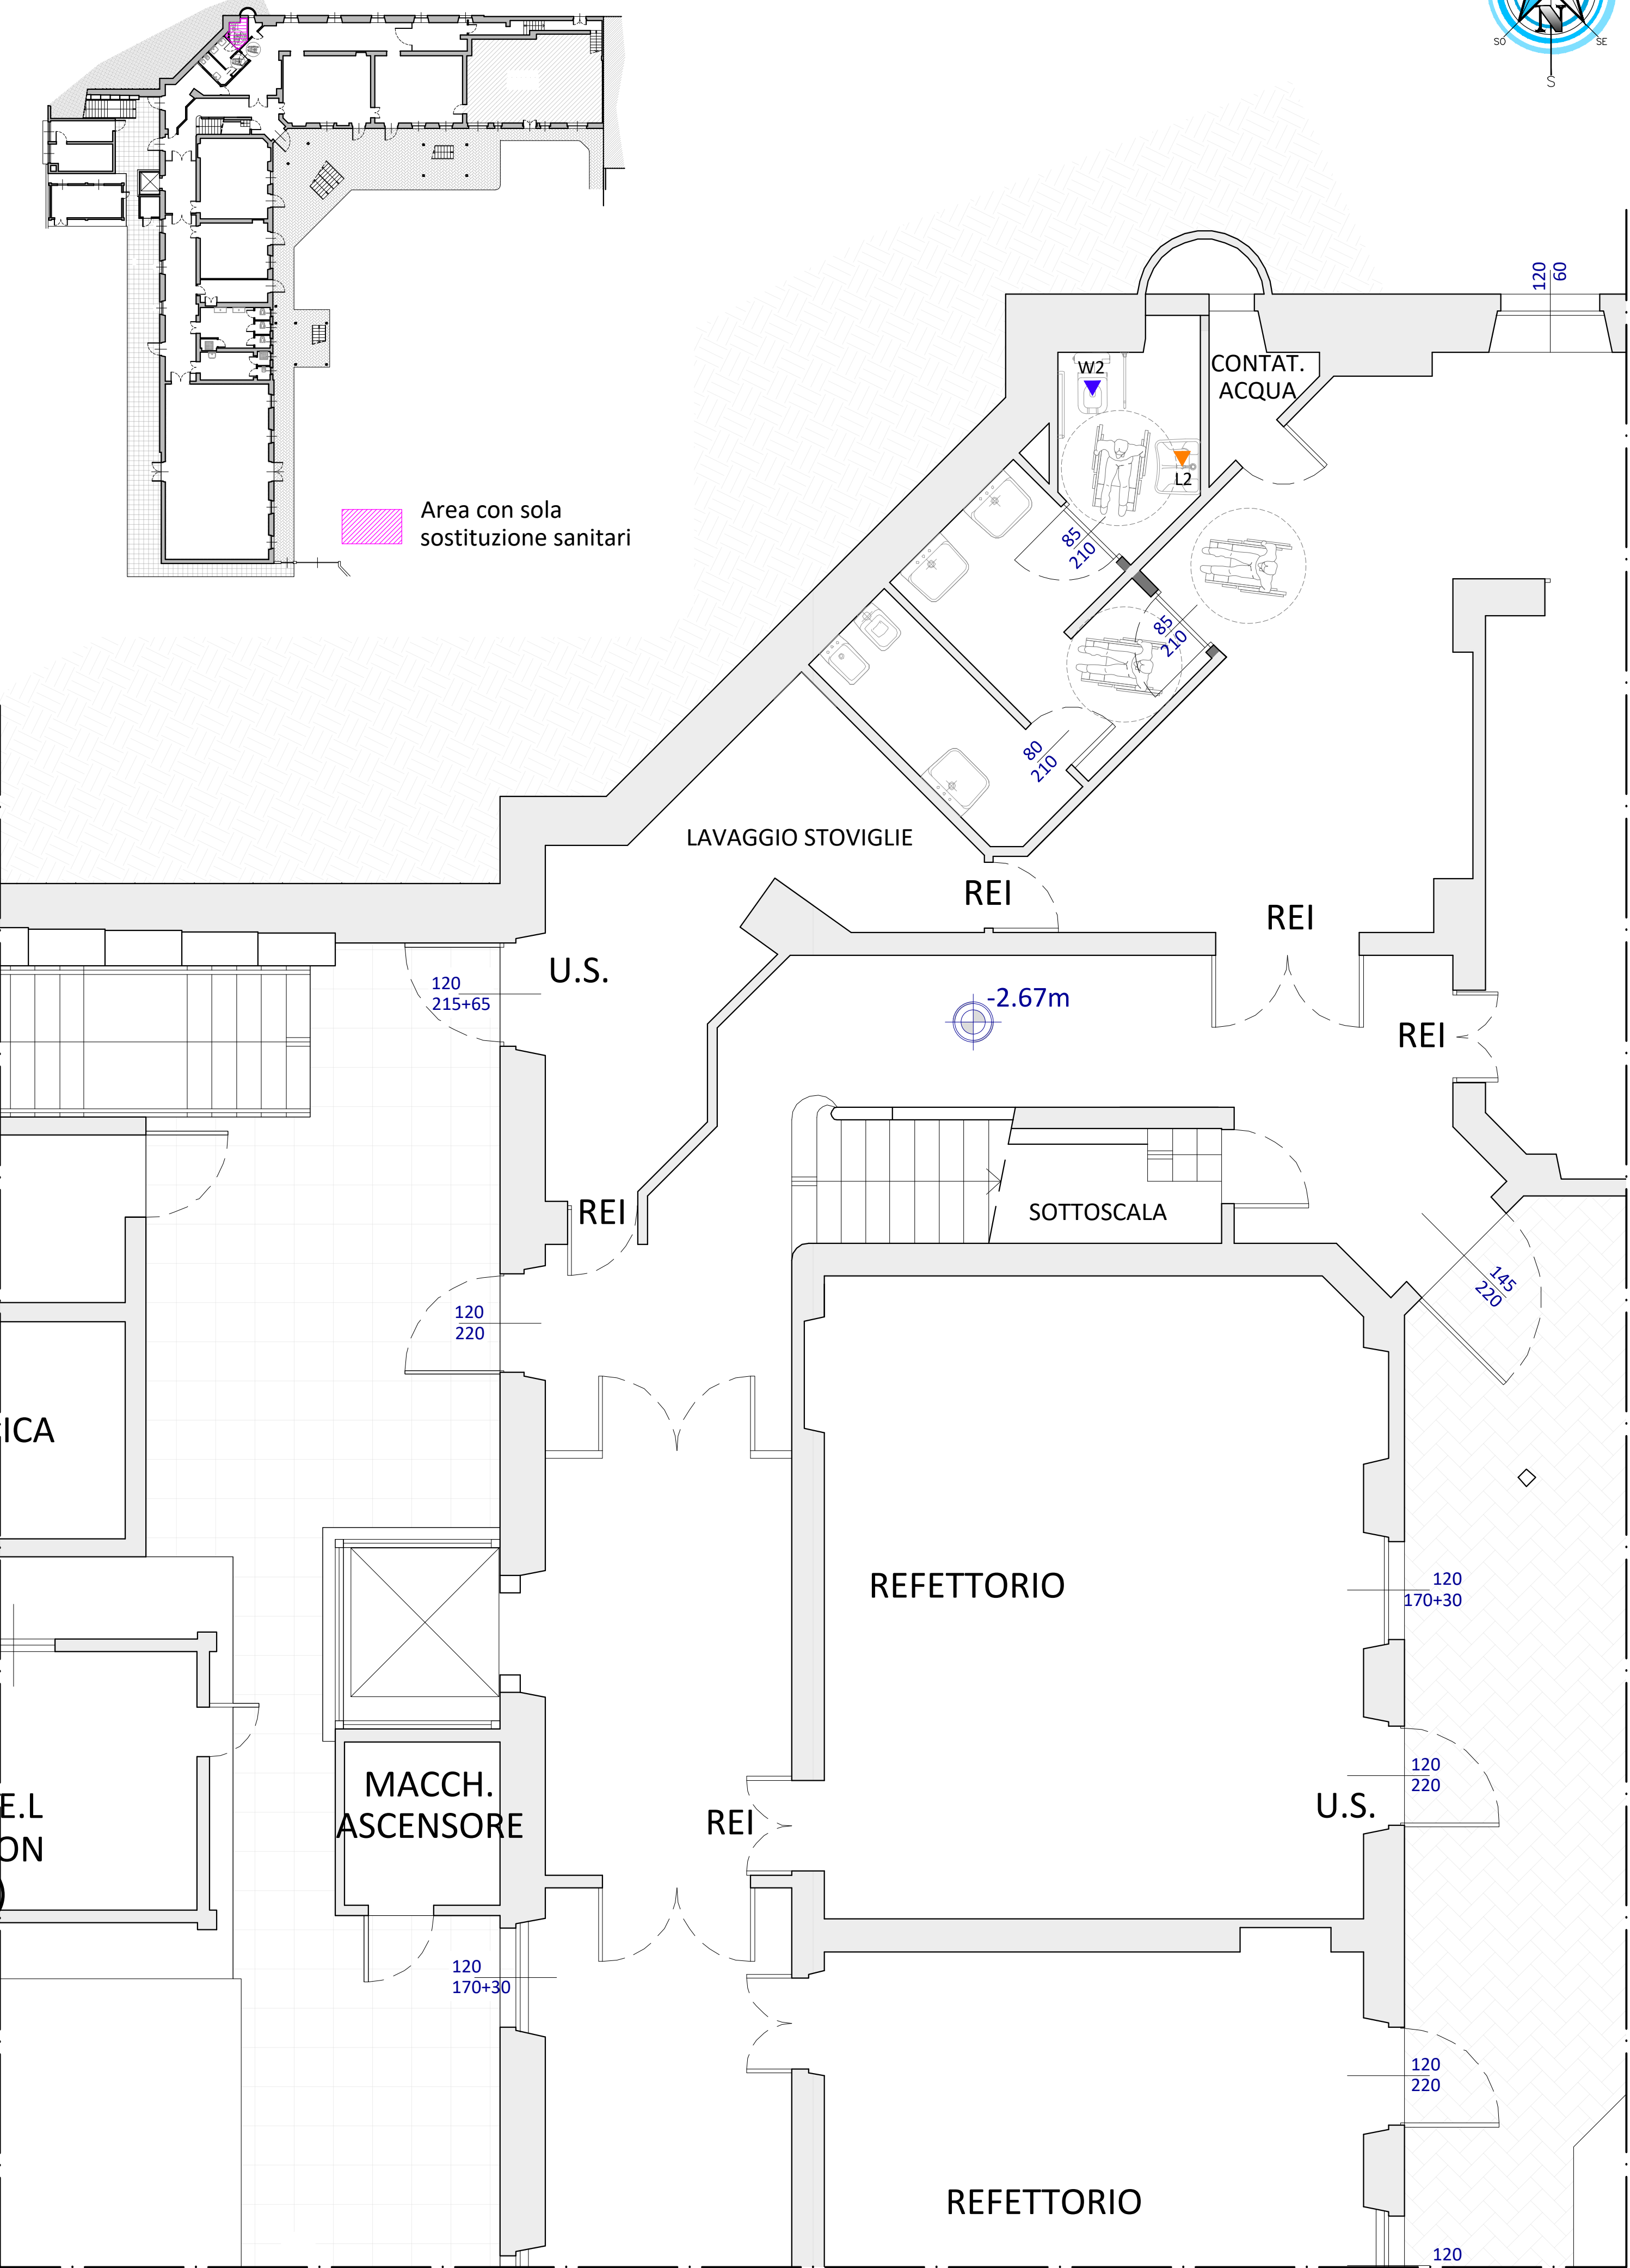

 

COMMITTENTE:
COMUNE DI BRANDIZZO

OGGETTO:
**LAVORI DI EFFICIENTAMENTO ENERGETICO
E MESSA A NORMA DELLA SCUOLA PRIMARIA
"BRUNO BUOZZI" - LOTTO 2**
PROGETTO FINANZIATO CON FONDI PNRR - NEXT GENERATION
EU - MISSIONE 2 COMPONENTE 4 INVESTIMENTO 2.2
CUP F69I22001680001 - CIG 9769855365

LOCALITÀ DELL'INTERVENTO:
VIA G. MATTEOTTI N° 6 - 10032 BRANDIZZO (TO)

FASE PROGETTUALE:
PROGETTO ESECUTIVO

ARCHIVIO: 5264 221 IME 002 ESE 00

TITOLO ELABORATO:
Impianto idrico sanitario - Piano seminterrato

CONTROLLO QUALITÀ ELABORATI

CODICE	AMBITO PROGETTUALE	RESPONSABILE D'AREA	REDATTO	VERIFICATO	RIESAMINATO	APPROVATO	REV	DATA	NOTE
ARC	ARCHITETTURA ED EDILIZIA	Arch. A. DEMARIA - Arch. M. DI PERNA	-	-	-	-	1	07/2023	EMISSIONE
GEO	AMBIENTE E TERRITORIO	Geol. P. CAMBULI	-	-	-	-	2	-	-
IDR	IDRAULICA	Ing. M. VERNETTI ROSINA	-	-	-	-	3	-	-
IEL	IMPIANTI ELETTRICI E SPECIALI	Ing. G. ZAPPALÀ	-	-	-	-	4	-	-
IME	IMPIANTI FLUIDO MECCANICI	Ing. A. BREGOLIN	A.B.	A.B.	F.G.	A.D.	5	-	-
SIC	SICUREZZA	Ing. E. MORTELLO	-	-	-	-	6	-	-
STR	STRUTTURE E INFRASTRUTTURE	Ing. A. VACCARONE - Geom. F. TONINO	-	-	-	-	7	-	-
VVF	PREVENZIONE INCENDI	Ing. A. BREGOLIN	-	-	-	-	8	-	-
EXT	COLLABORATORI ESTERNI	-	-	-	-	-	9	-	-

PROGETTISTA:
Arch. Alessandro DEMARIA
N°8982 Ordine degli Architetti di Torino

COPROGETTISTA:

ISO 9001
CERTIFICATO
11259049

FIDIC

oice

IL DIRETTORE TECNICO:
Dott. Ing. Gianluca ODETTO

Timbro: 

Timbro: 