




PIANTA PIANO SEMINTERRATO
scala 1:100

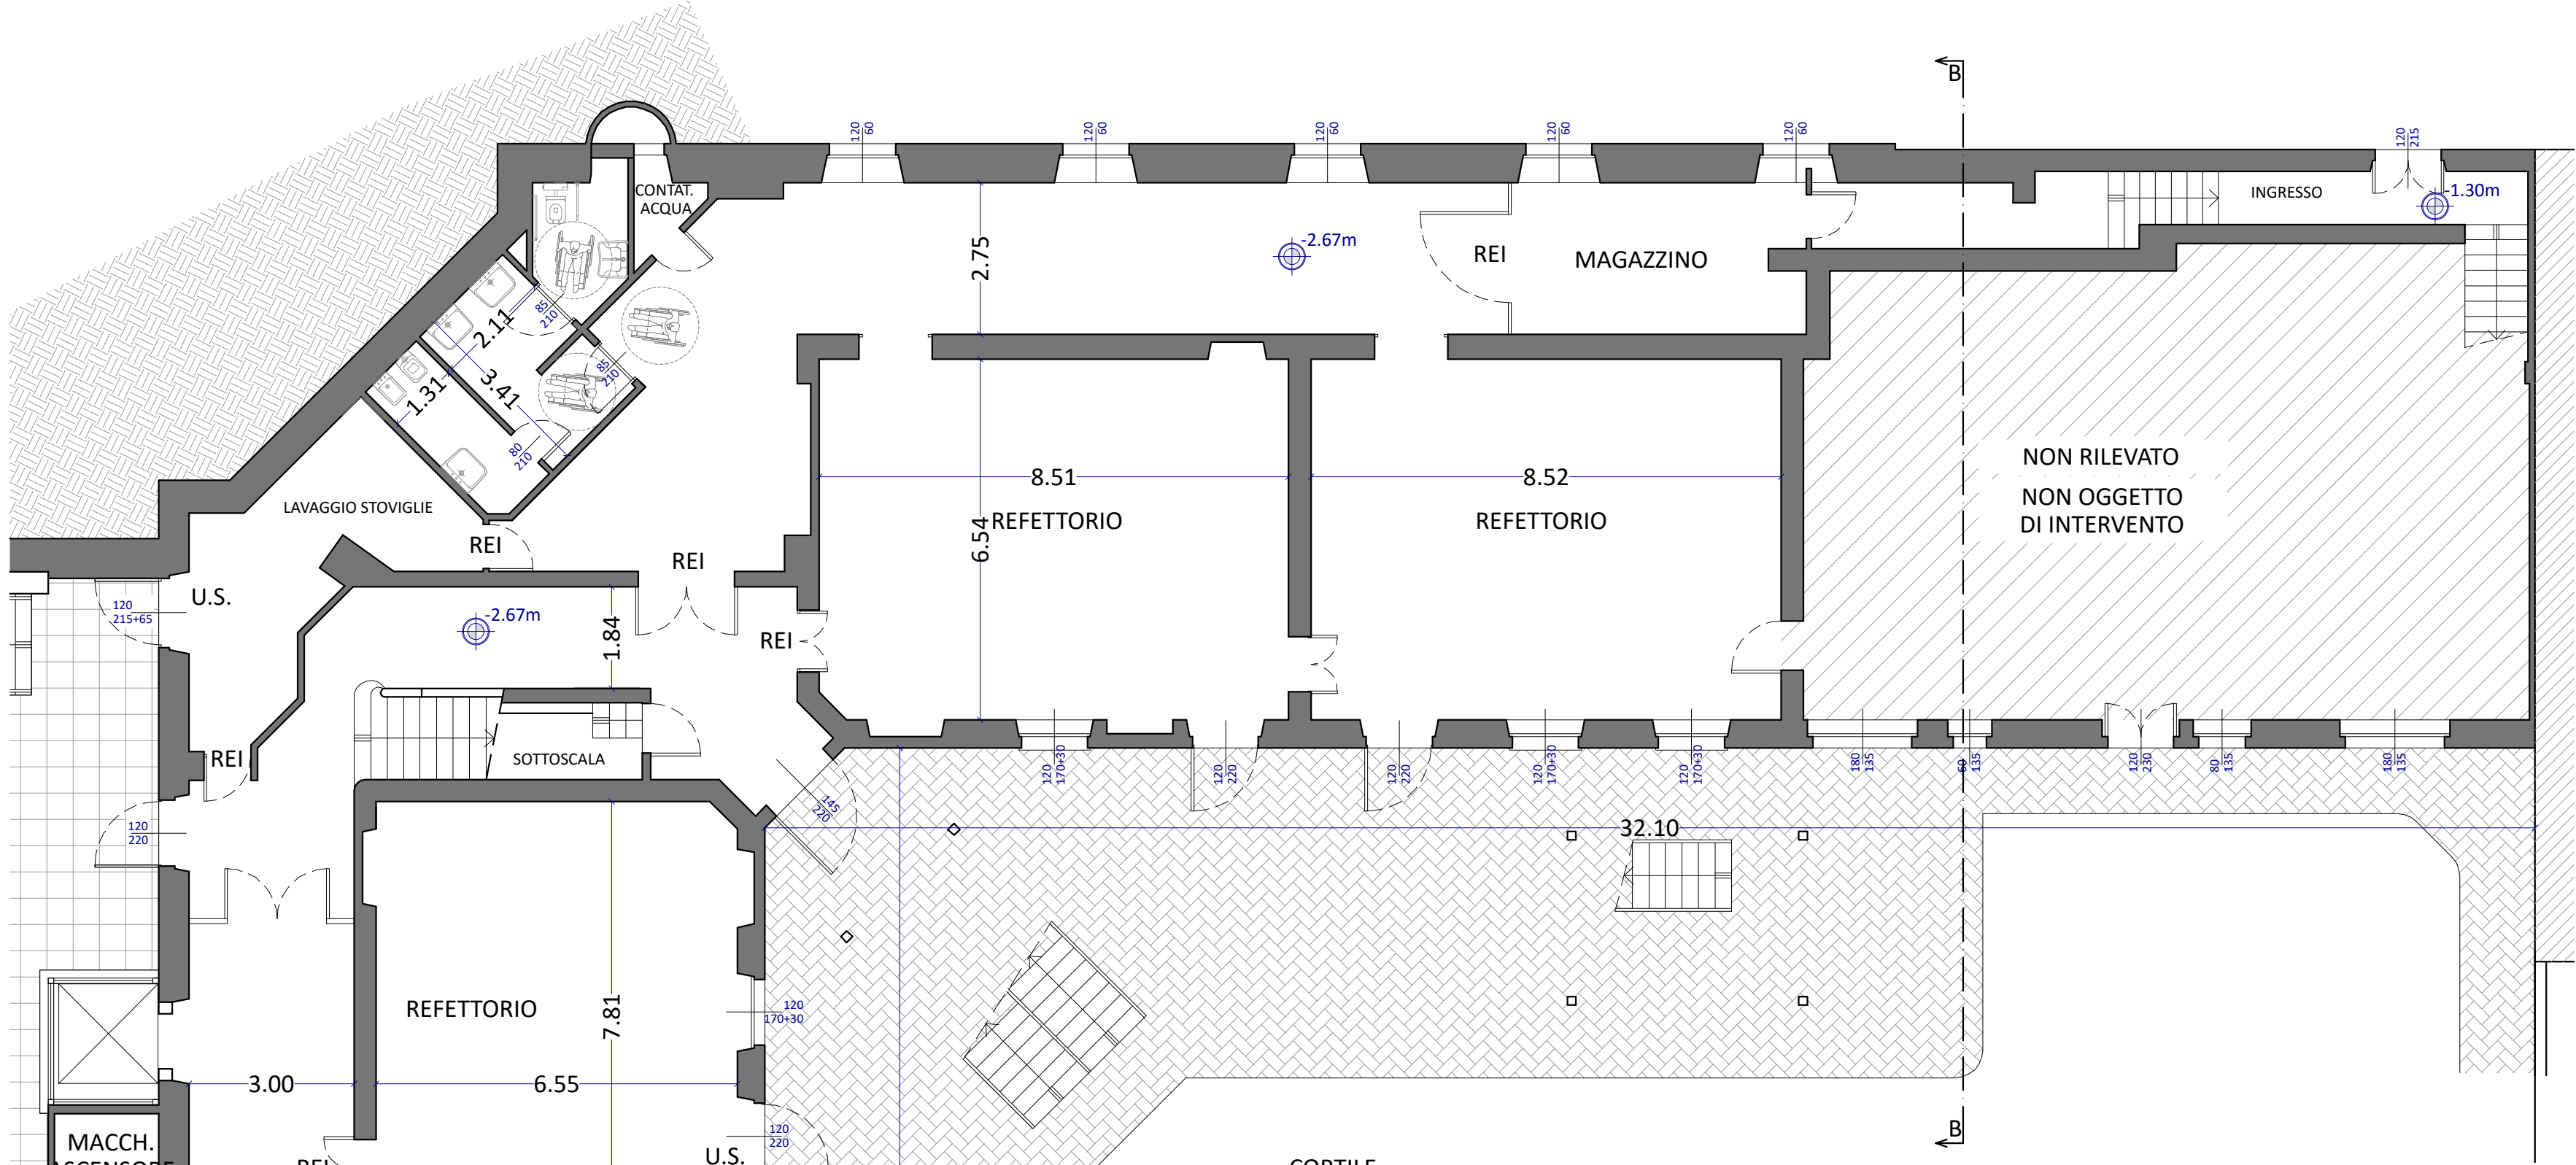

PIANTA PIANO TERRENO
scala 1:100

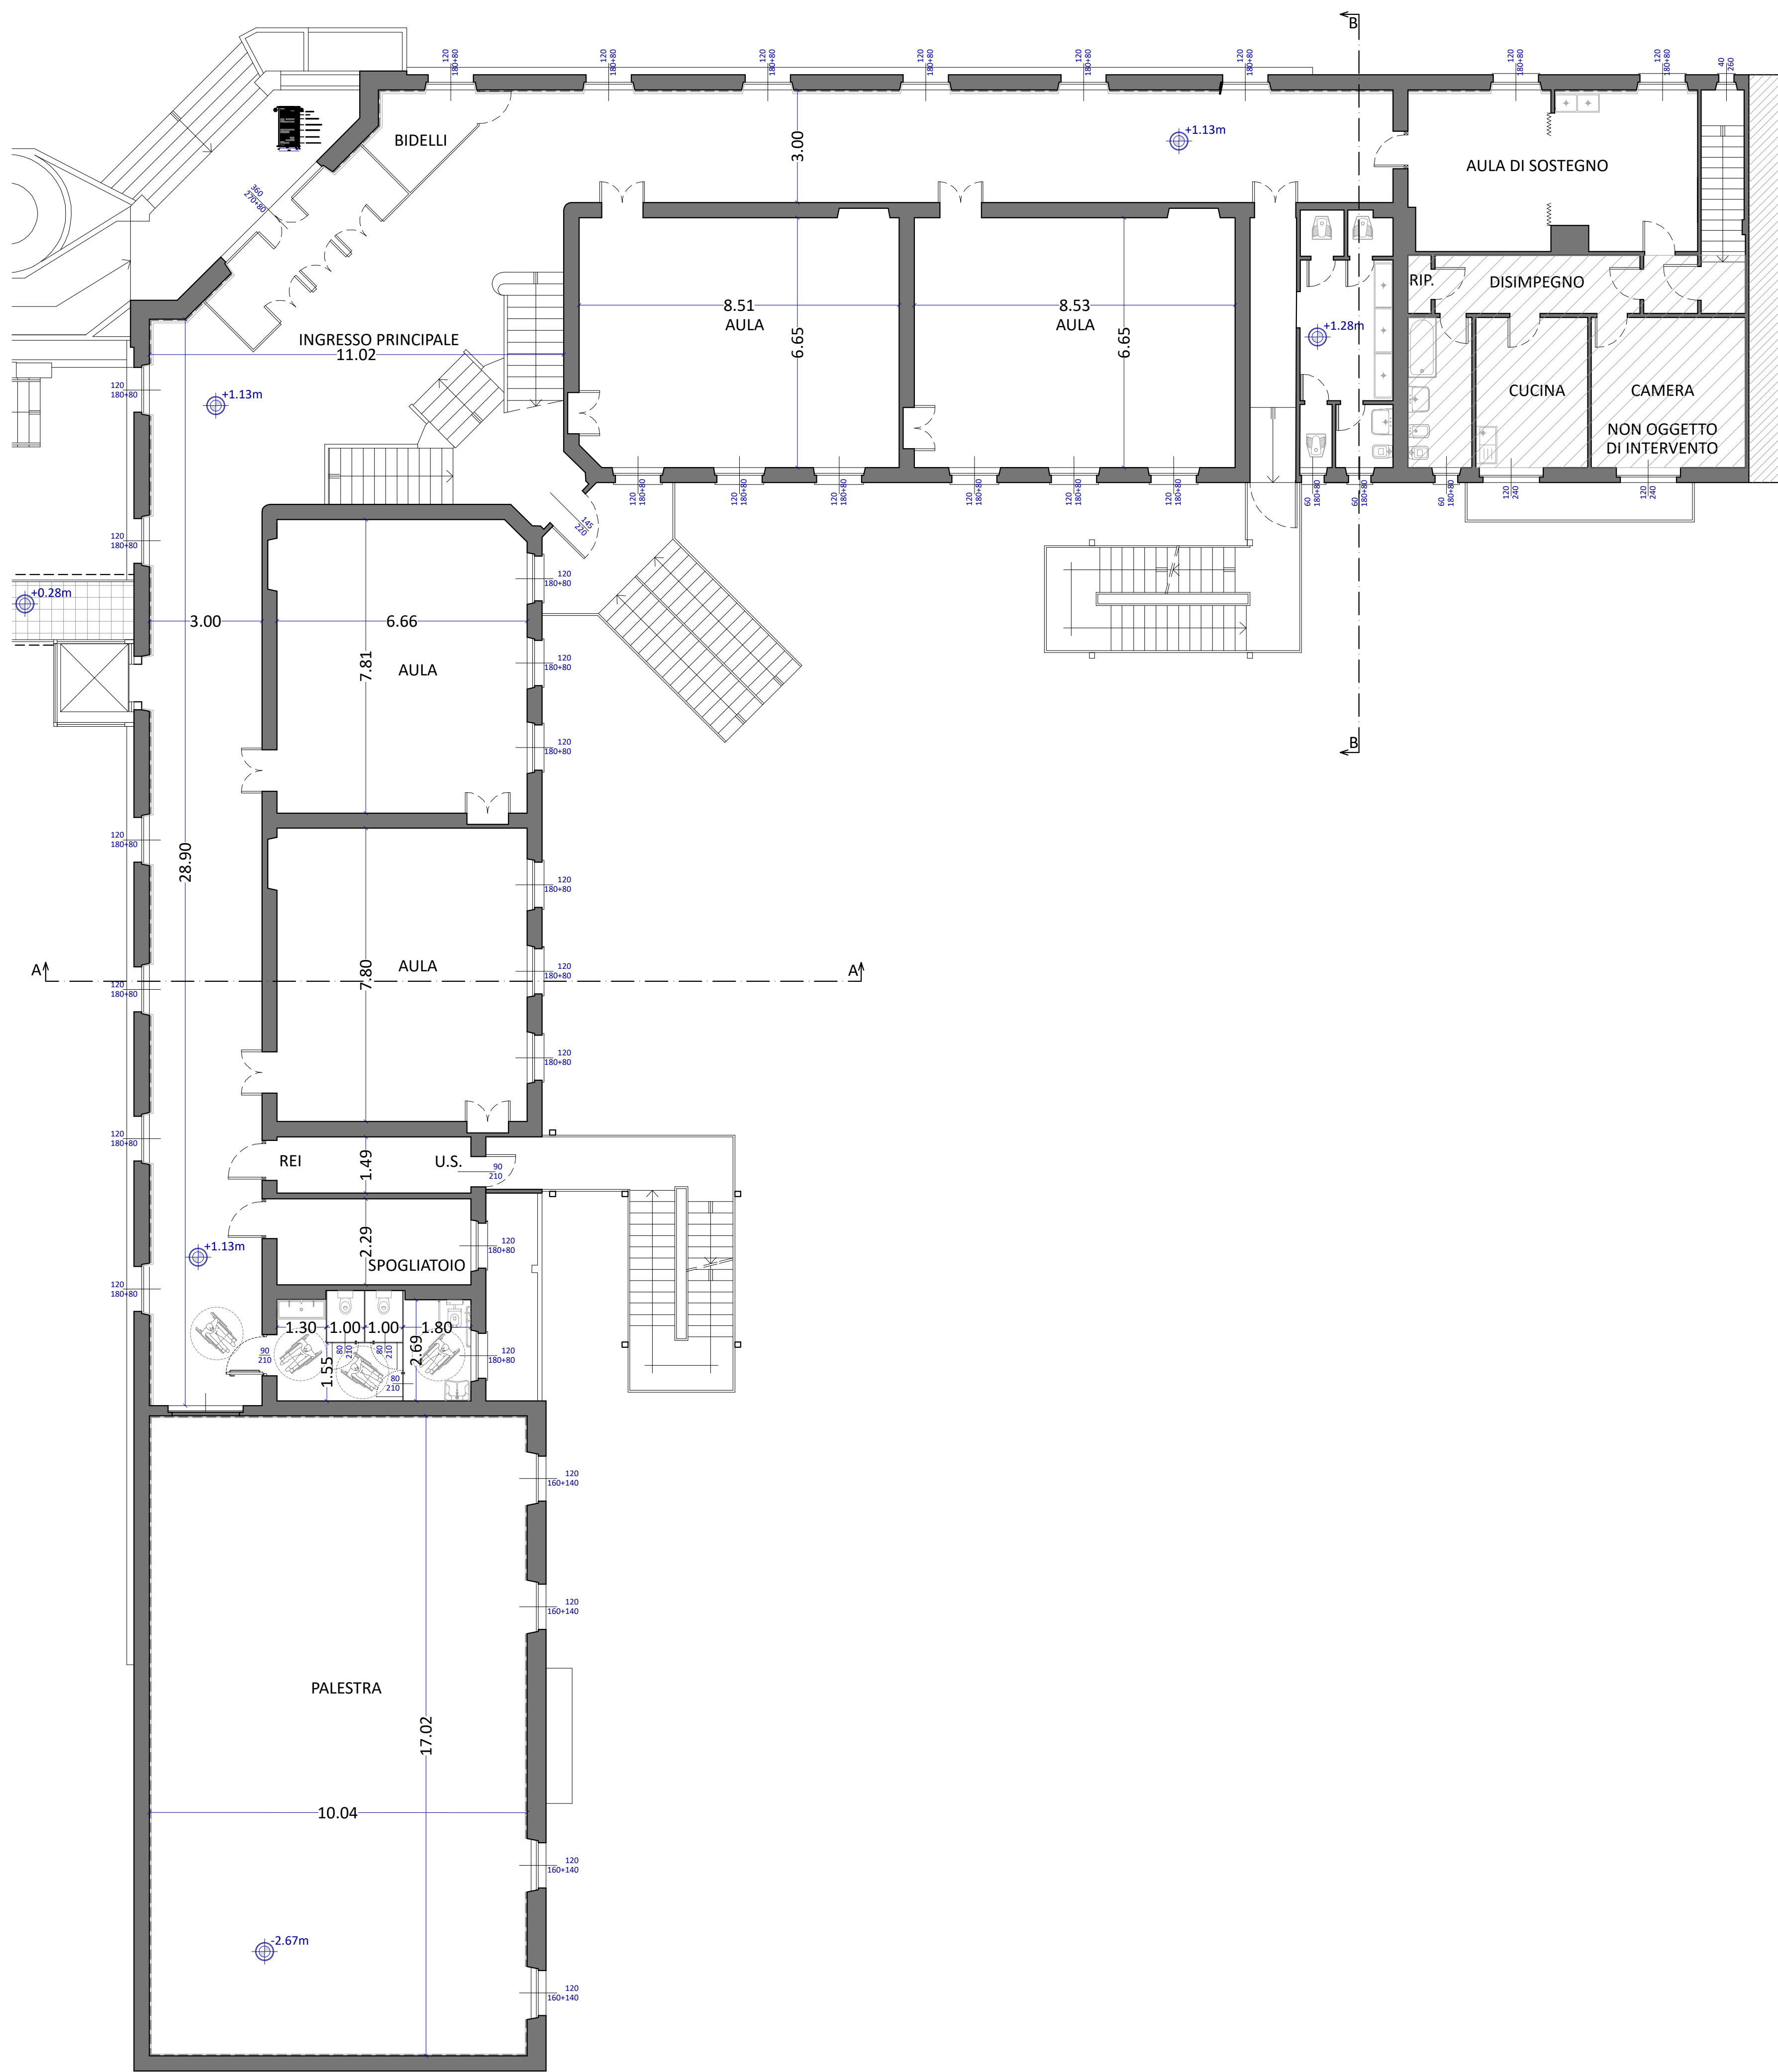

PIANTA PIANO PRIMO
scala 1:100

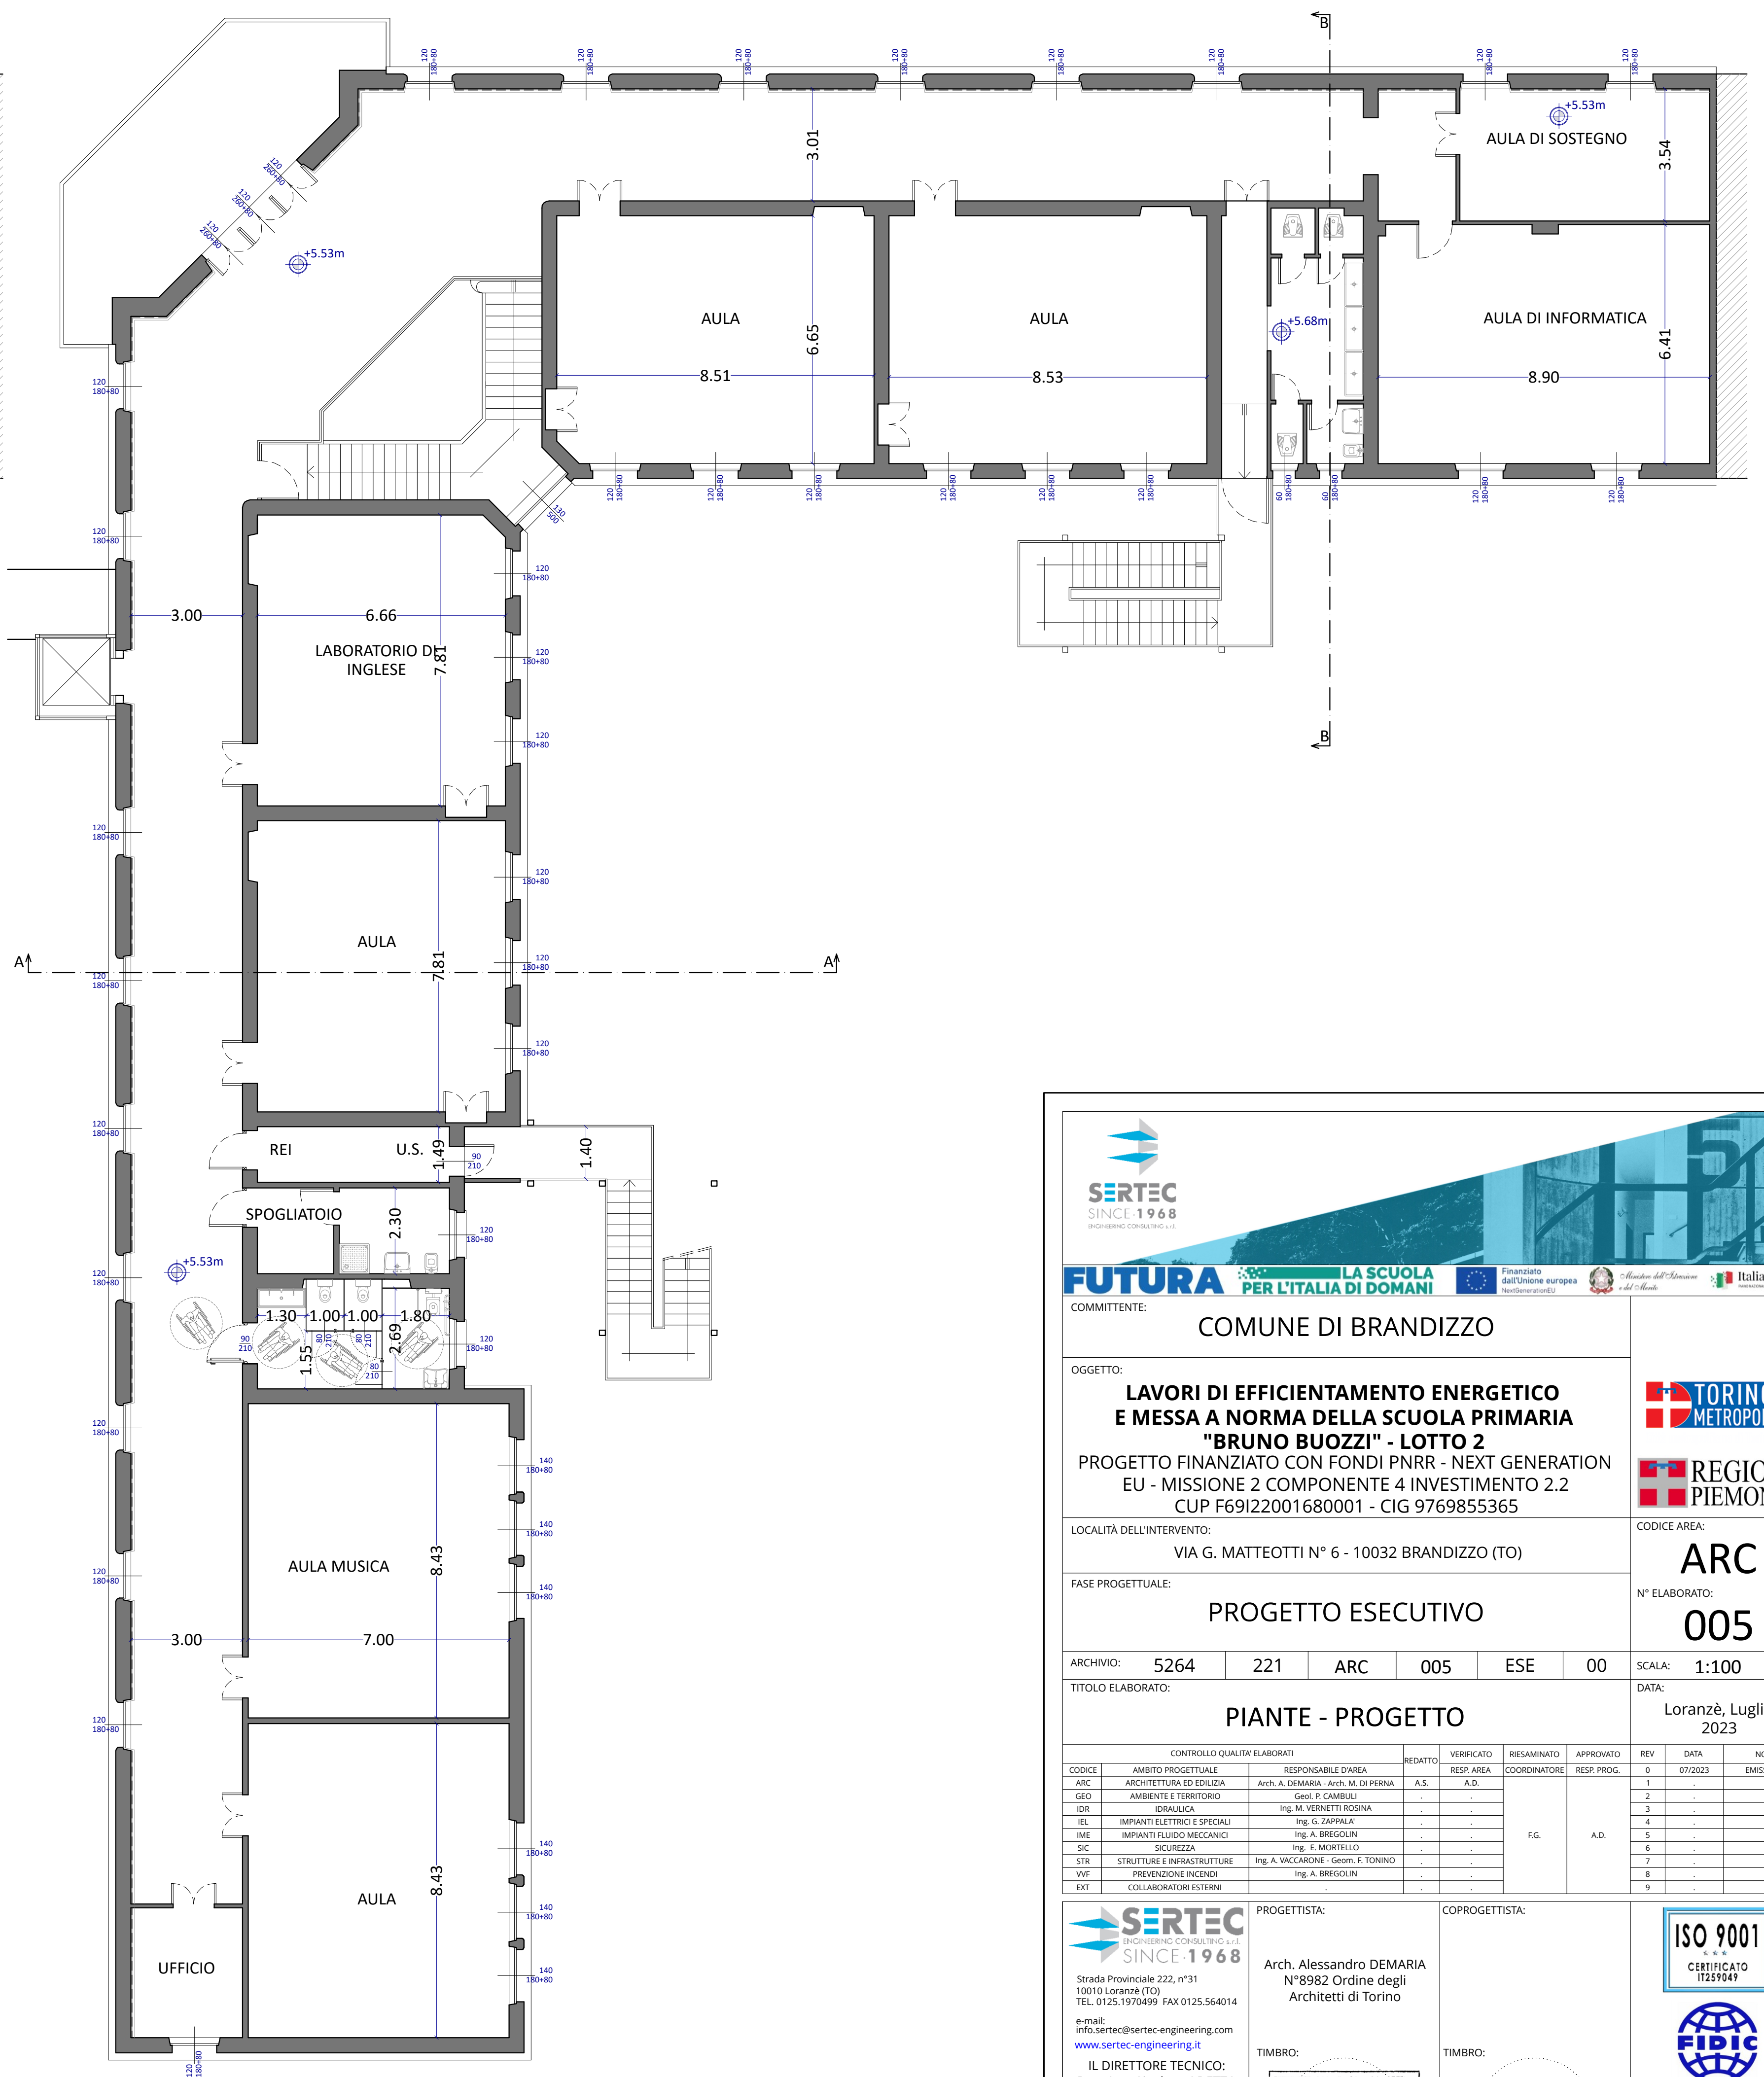



SERTEC
SINCE 1968



FUTURA
PER L'ITALIA DI DOMANI

COMITENTE:

COMUNE DI BRANDIZZO

OGGETTO:

**LAVORI DI EFFICIENTAMENTO ENERGETICO
E MESSA A NORMA DELLA SCUOLA PRIMARIA
"BRUNO BUOZZI" - LOTTO 2**

PROGETTO FINANZIATO CON FONDI PNRR - NEXT GENERATION
EU - MISSIONE 2 COMPONENTE 4 INVESTIMENTO 2.2
CUP F69I22001680001 - CIG 9769855365

LOCALITÀ DELL'INTERVENTO:

VIA G. MATTEOTTI N° 6 - 10032 BRANDIZZO (TO)

FASE PROGETTUALE:

PROGETTO ESECUTIVO

ARCHIVIO:

5264	221	ARC	005	ESE	00
------	-----	-----	-----	-----	----

TITOLO ELABORATO:

PIANTE - PROGETTO

SCALA:

1:100

DATA:

Loranzé, Luglio 2023

CODICE AREA:

ARC

N° ELABORATO:

005

CODICE	AMBITO PROGETTUALE	RESPONSABILE AREA	REDAZIONE	VERIFICATO	REDAZIONE	APPROVATO	DATA	NOTE
			RESP. AREA	RESP. AREA	COORDINATORE	RESP. PROJ.		EMISSIONE
ARC	ARCHITETTURA ED EDILIZIA	AVV. A. DEMARIA, AVV. M. DI PERNA	A.S.	A.D.			1	
ENV	AMBIENTE E TERRITORIO	ING. F. CARRERI					2	
ENG	INGEGNERIA	ING. M. VENTURI ROSA					3	
EL	IMPIANTI ELETTRICI E SPECIALI	ING. G. JARROLD					4	
ME	IMPIANTI ELETTRICI MECCANICI	ING. A. BRIGOLI					5	
SEC	SECUREZZA	ING. G. JARROLD					6	
STR	STRUTTURE E INFRASTRUTTURE	ING. A. MOCARONE, ING. F. TONINO					7	
VET	PROTEZIONE INCENDIO	ING. A. BRIGOLI					8	
EXT	COLLABORATORI ESTERNI						9	

PROGETTISTA:

SERTEC
SINCE 1968

Strada Pavese 222, v° 31
10010 LORANZÉ (TO)
TEL. 0112 1970499 - FAX 0112 564014
e-mail: info@sertec-engineering.com
www.sertec-engineering.it

IL DIRETTORE TECNICO:
Dott. Ing. Gianluca DEDTO

COPROGETTISTA:

Arch. Alessandro DEMARIA
N°9882 Ordine degli
Architetti di Torino

TIMBRO:

Arch. Alessandro
Demaria
n. 8982

ISO 9001
CERTIFICATO
1122944

FIDIC

oice